




01 PROJETO SANITARIO

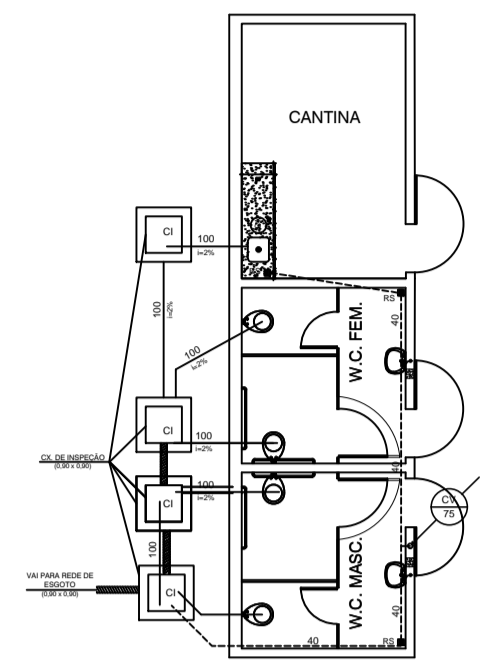

02 PROJETO HIDRAULICO

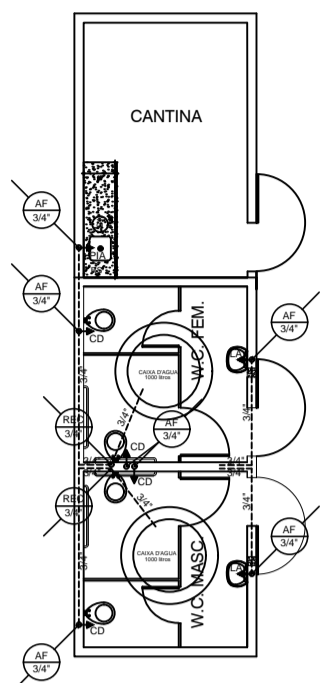

LEGENDA:
 CANALIZAÇÃO DE REGULAÇÃO QUE SOBRE O Ø O RESPECTIVO DIÁMETRO
 CANALIZAÇÃO DE ÁGUA FRIA QUE DESCE O Ø O RESPECTIVO DIÁMETRO
 PONTO DE ÁGUA NA PAREDE
 CANALIZAÇÃO DE PVC QUE PASSA PELA PAREDE
 CANALIZAÇÃO DE COBRE QUE PASSA POR TETO

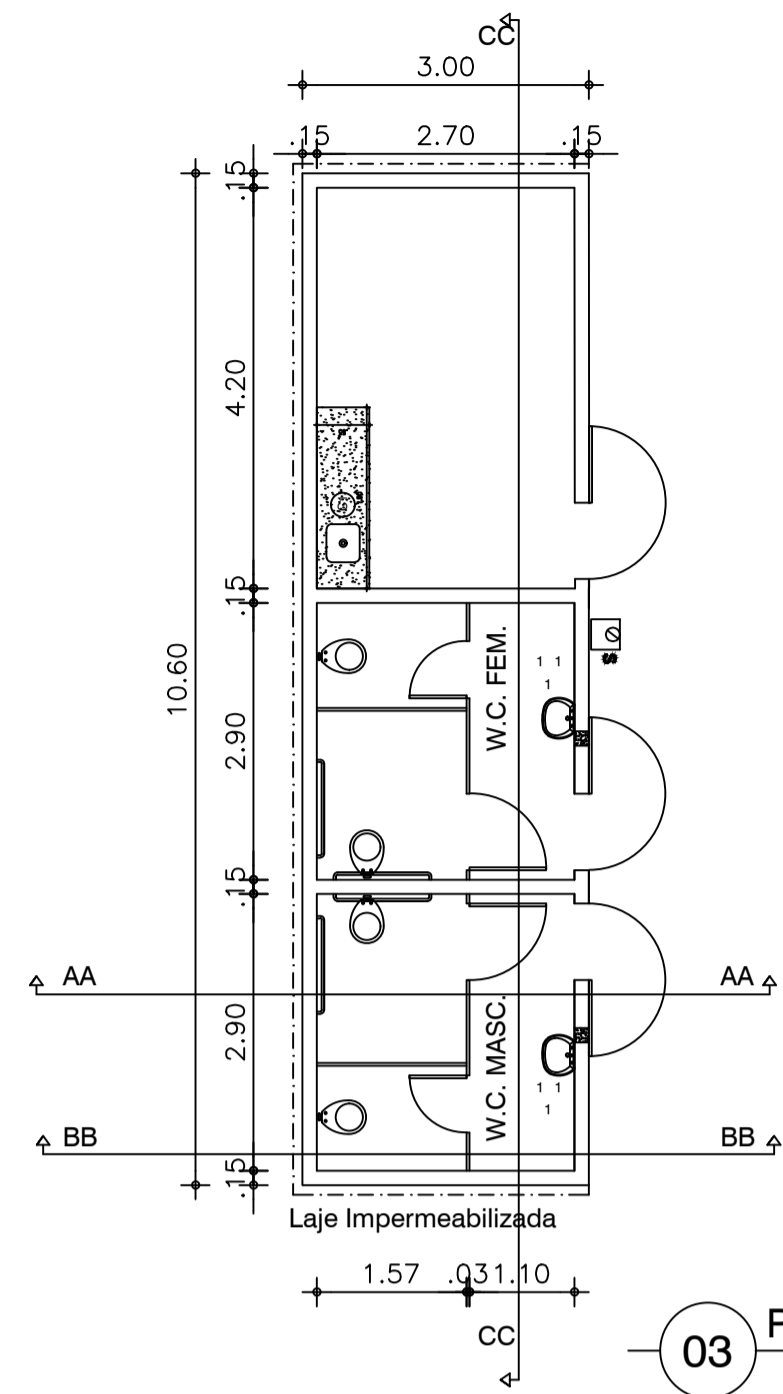


03 PLANTA BAIXA

Quadro de Simbologia e Legenda do Sistema Preventivo por Extintores


SIMBOLOGIA/LEGENDA
 EXTINTOR DE PÓ QUÍMICO - COM SINALIZAÇÃO DE PISO E PAREDE

DETALHE 4 - (Padrão)

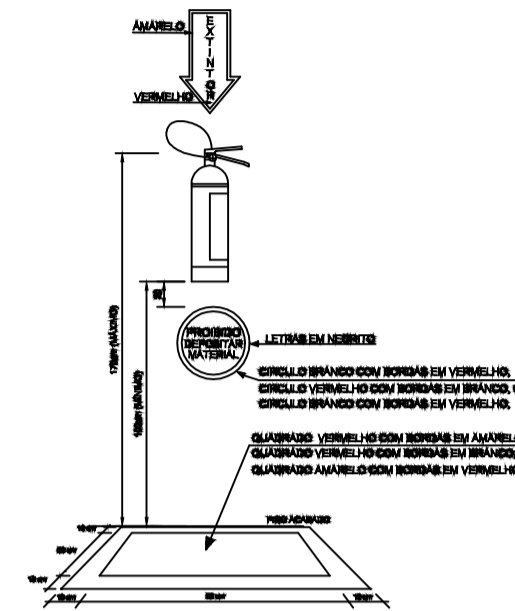


DETALHES DO EXTINTOR DE INCÊNDIO COM SINALIZAÇÃO DE PISO

04 DETALHES HIDRANTES

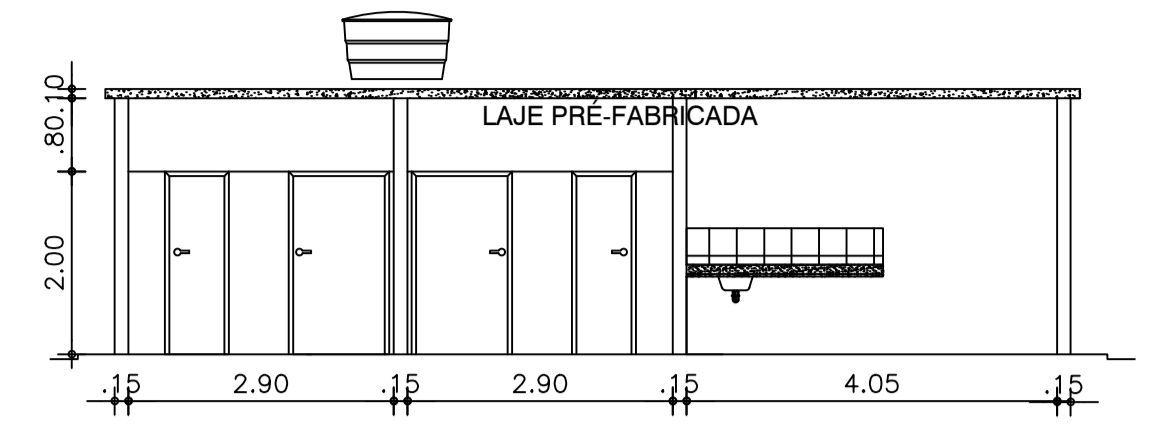


05 CORTE CC

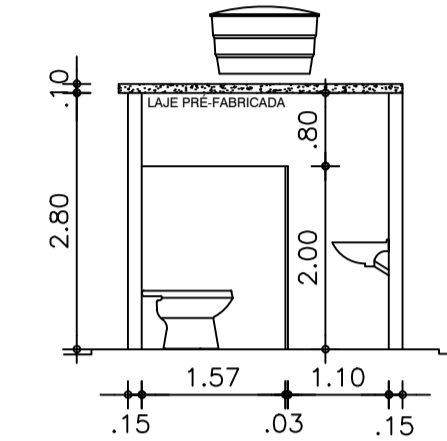


06 CORTES AA/BB


ESCALA 1/50

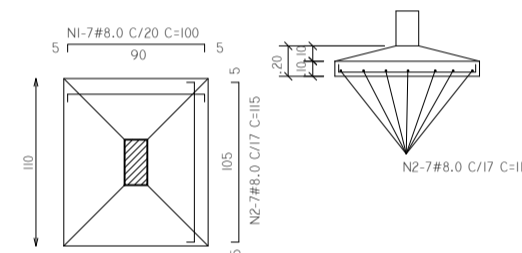

DETALHE GÊNÉRICO DAS BASES 1 / 50

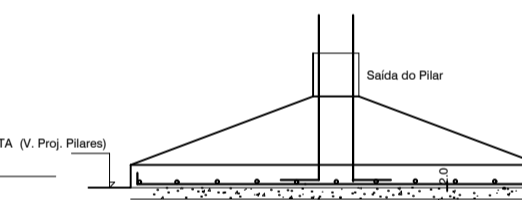

EXCUTAR TODAS AS BASES SOBRE CAMADA DE SON DE CONCRETO DE REGULARIZAÇÃO CONCRETO DE REGULARIZAÇÃO SOBRE FANADO DE VAIA APLICADO TENSÃO ADMISSÍVEL DO TERRAÇO ADOTADA = 1,0 kgf/cm²

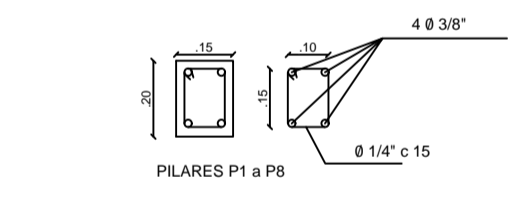


07 DETALHES FERRAGEM

ESCALA: 1/50
 - PILAR 15x20cm (VER DETALHE)

08 DETALHES FERRAGEM



ESCALA: 1/50
 - PILAR 15x20cm (VER DETALHE)

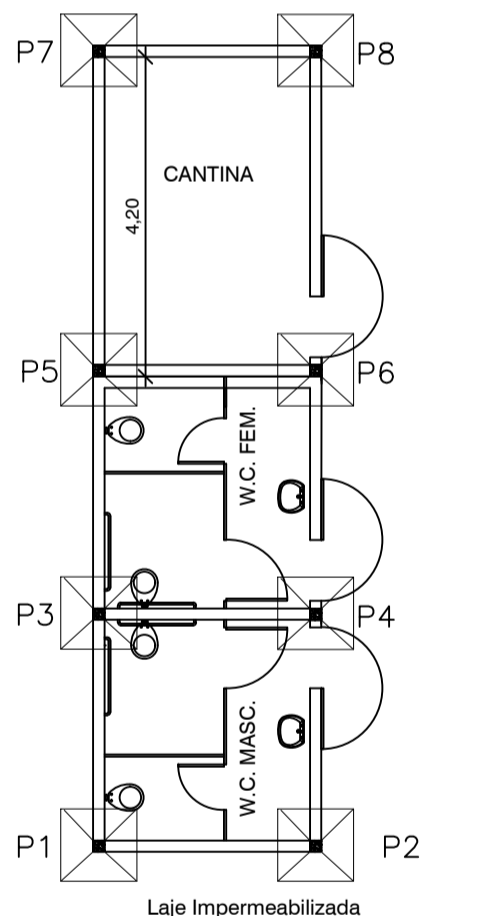

09 PLANTA BAIXA

LEGENDA:


 
- C.I. - 20x20 (CINTA ÁREA INFERIOR)

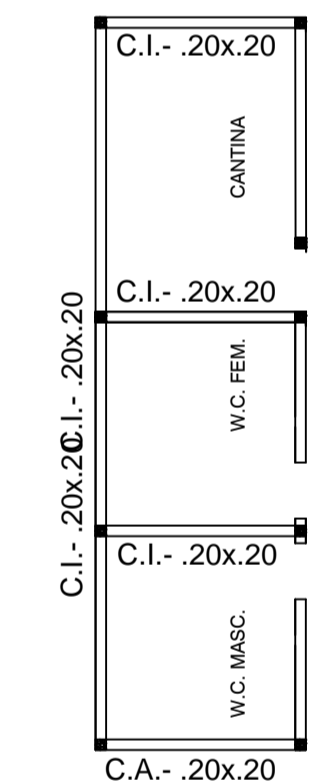

10 PLANTA BAIXA

LEGENDA:

 - C.A. - 12x15 (CINTA ÁREA SUPERIOR)

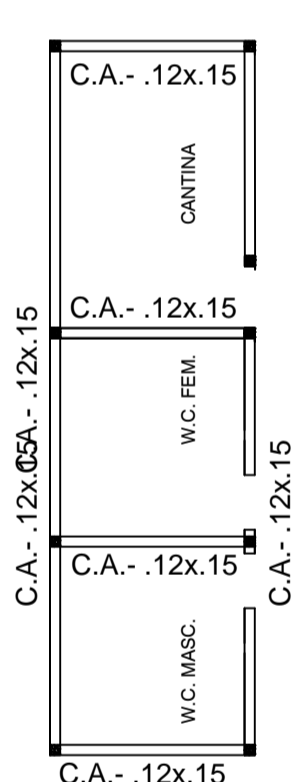

10 PLANTA BAIXA

CREA	SAÚDE
CONSTRUÇÃO	INSTALAÇÕES



REVISÃO	DESCRIÇÃO	DATA	RESPONSÁVEL
OBRA PROJETO			
CONSTRUÇÃO DE QUADRA POLIESPORTIVA - PT 1008691 85			
DATA	OUTUBRO/2014	CONTEÚDO	DETALHAMENTO GERAL
COORD. PROJETOS	RICHELMY MARTINS	LOCAL	SEDE MUNÍCIO BAIRO - BATALHÃO
ESCALA	SEM ESCALA	ÁREA TOTAL	2.616,27 m²
RESERVA DE PROPRIEDADE INTELECTUAL			FRANCHA
			12/15

A PROPRIEDADE INTELECTUAL DO PRESENTE PROJETO É RESERVADA AO SEUS AUTORES, DE ACORDO COM A LEGISLAÇÃO PERTINENTE. O USO DESTA PROJETO OU DE QUALQUER DE SEUS ELEMENTOS, QUE NÃO FORAM OS DETERMINADOS, SERÃO CONSIDERADOS COMO APROPRIAÇÃO ILÍCITA E SERÃO APLICADAS AS LEIS QUE DEFENDEM DITOS DIREITOS A TODOS OS EFETOS.