




Detalhe S9
escala 1:25

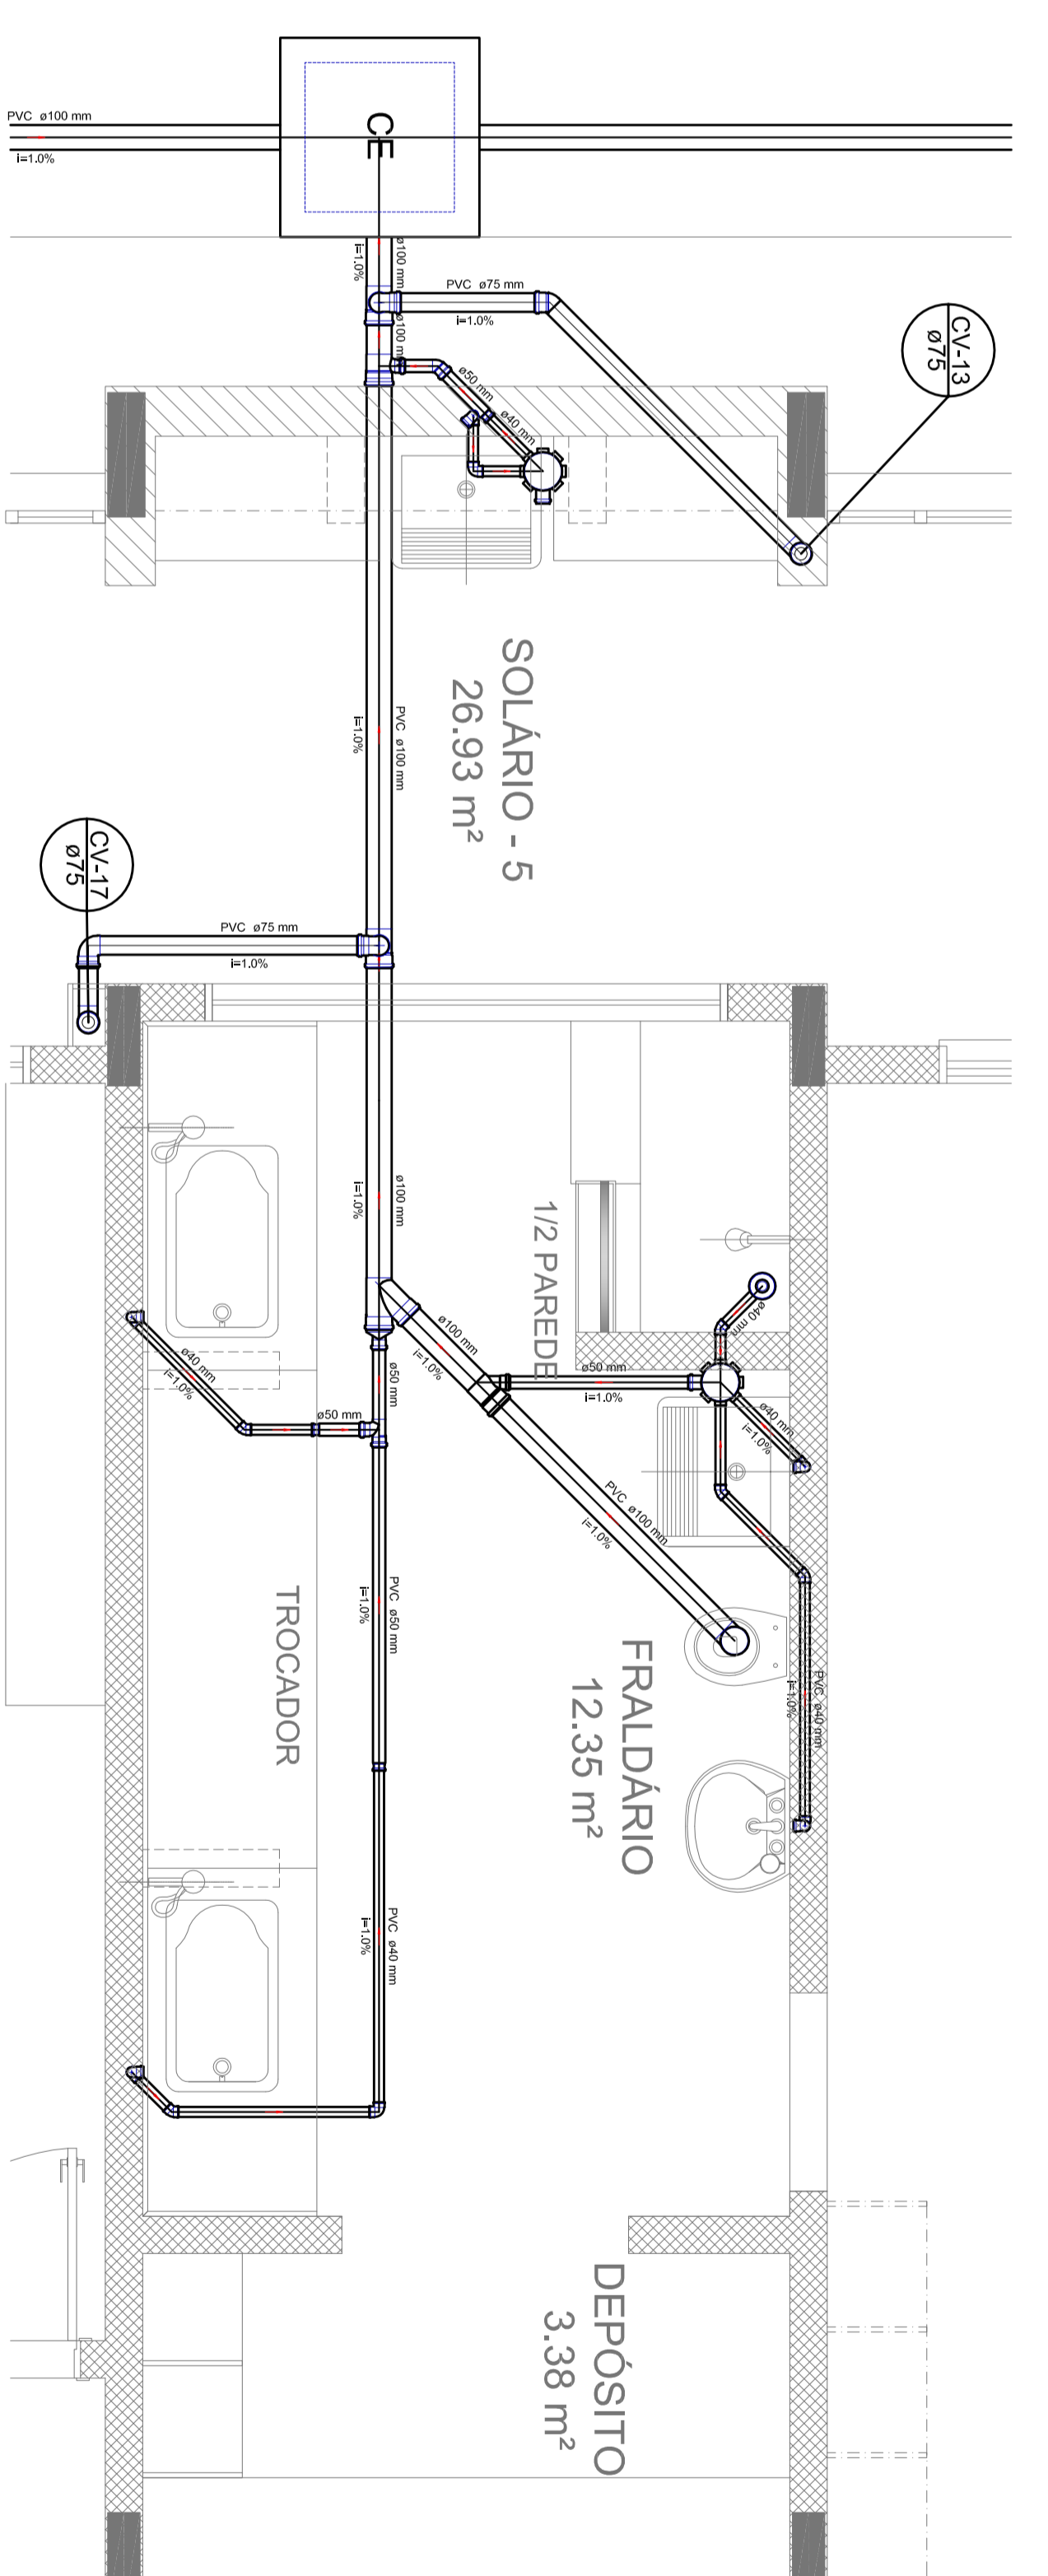


Detalhe S10
escala 1:25

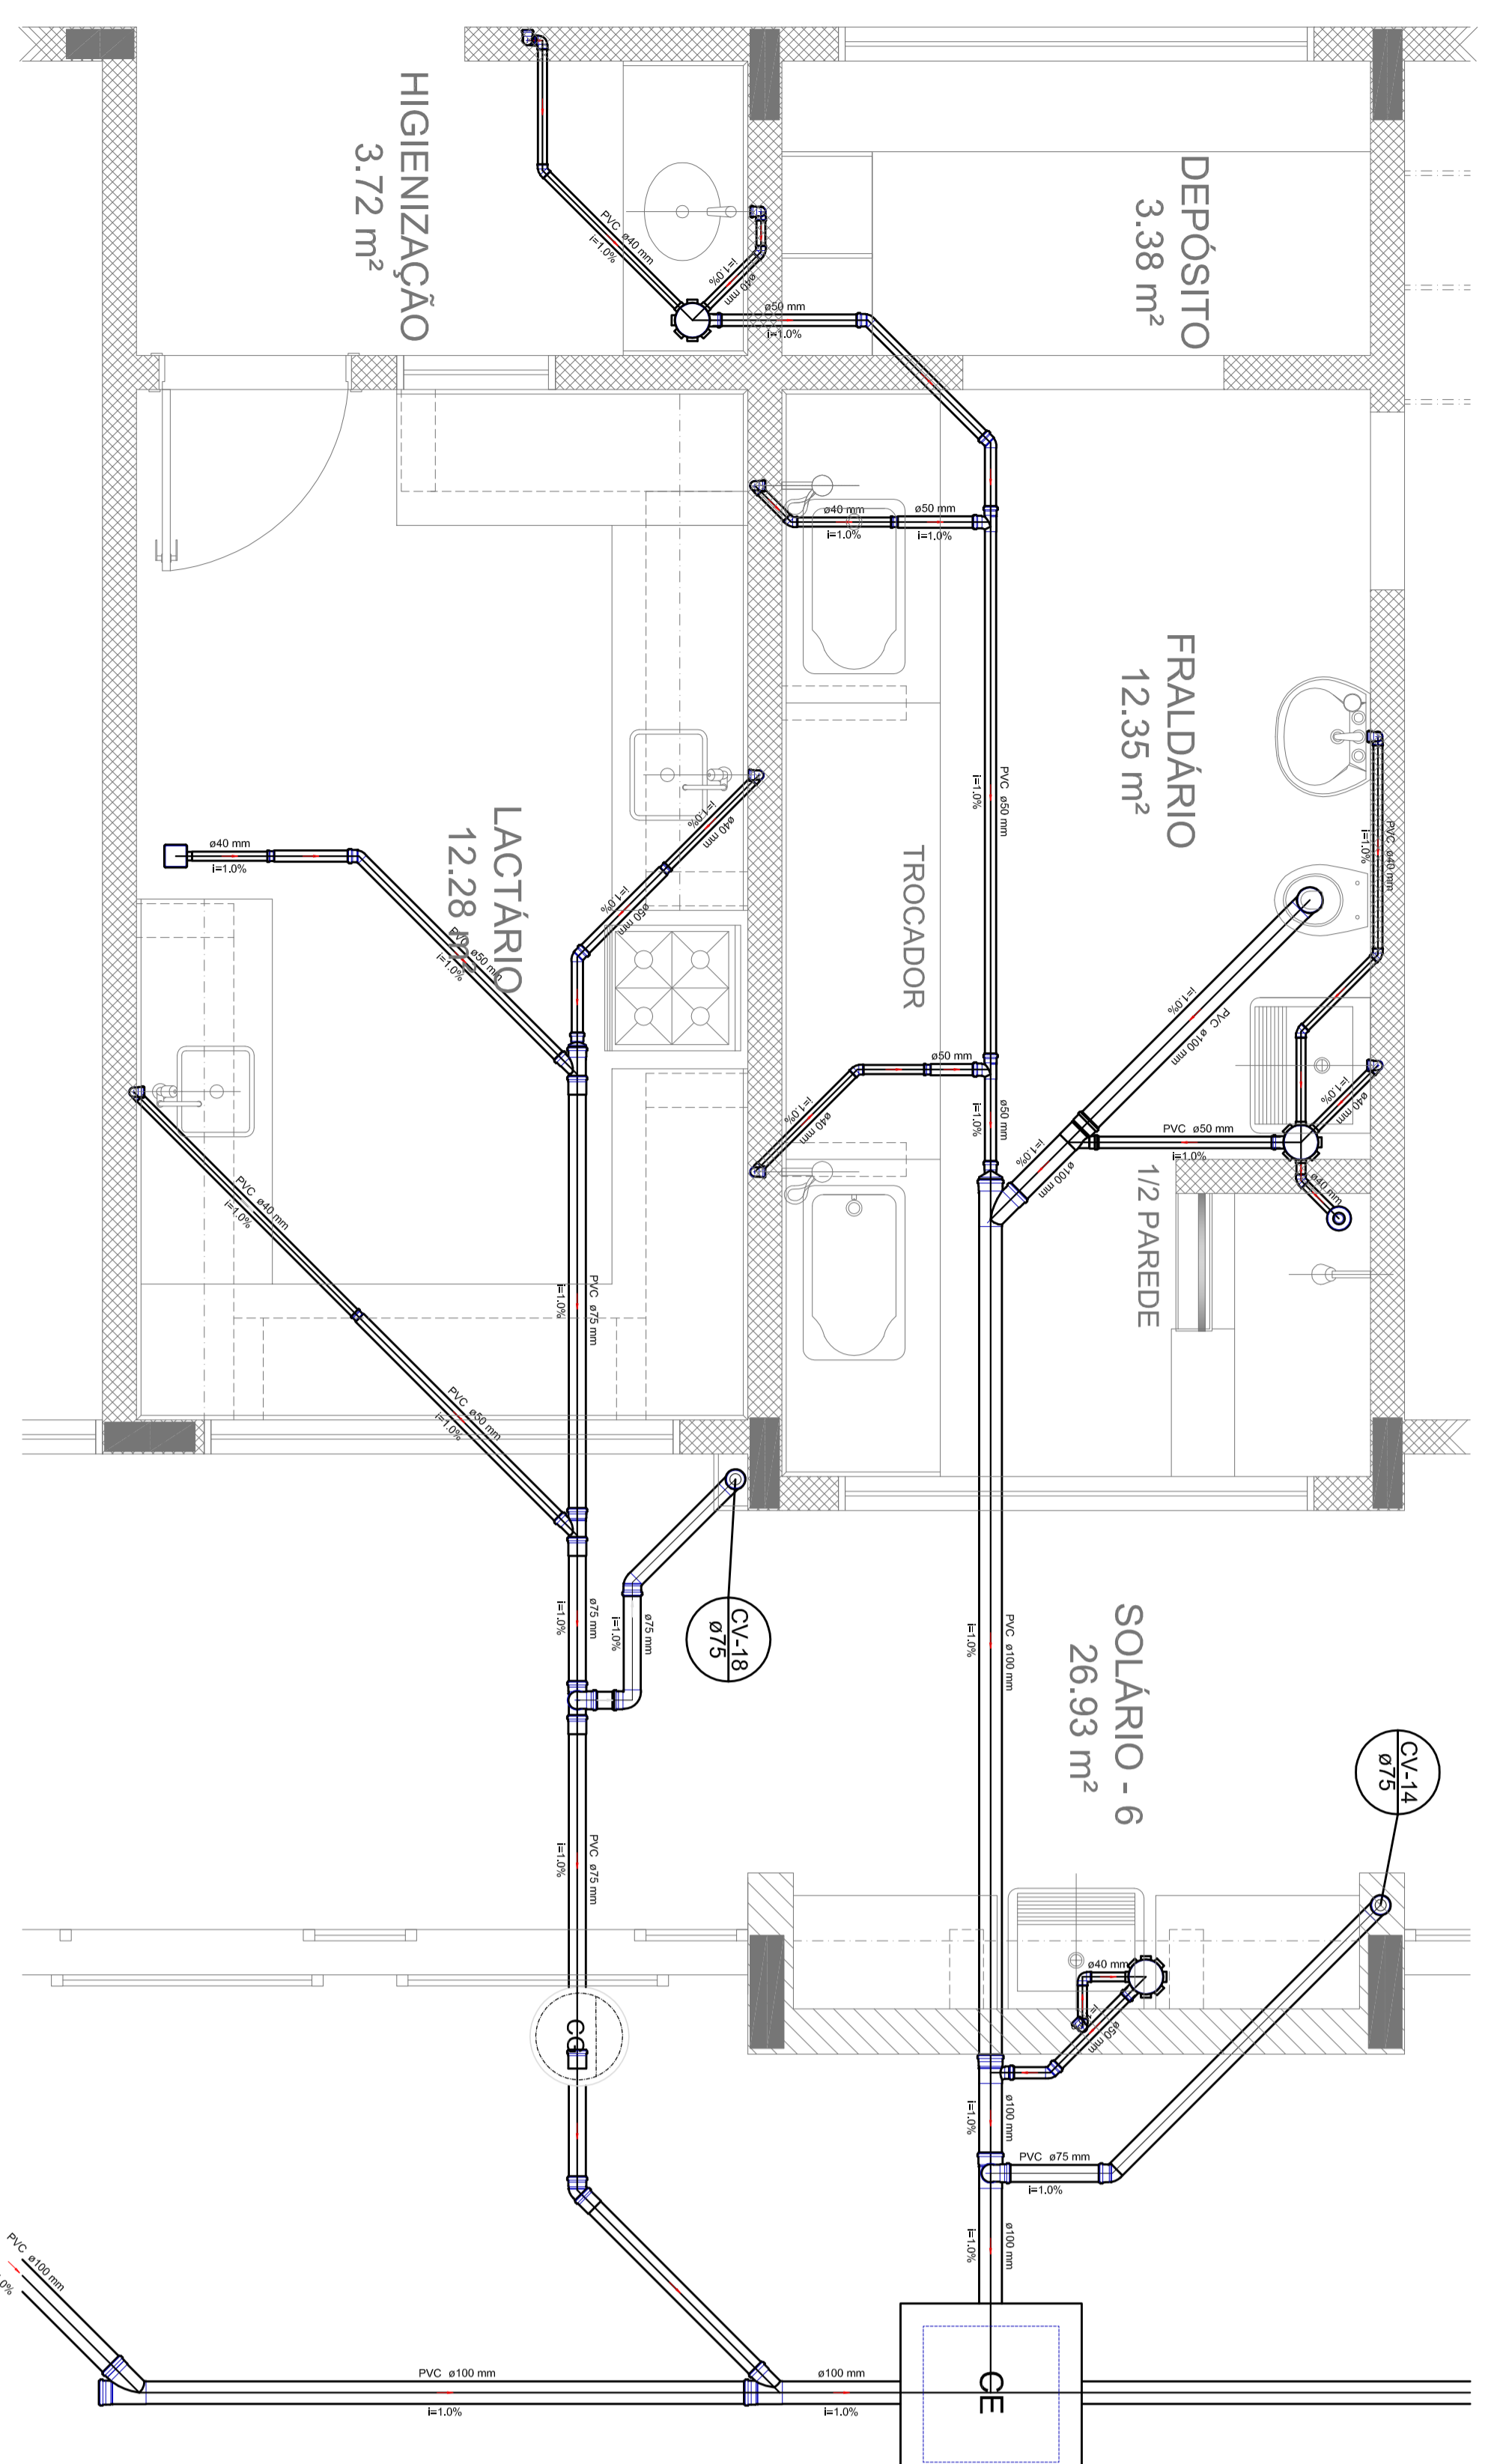


Detalhe S11
escala 1:25

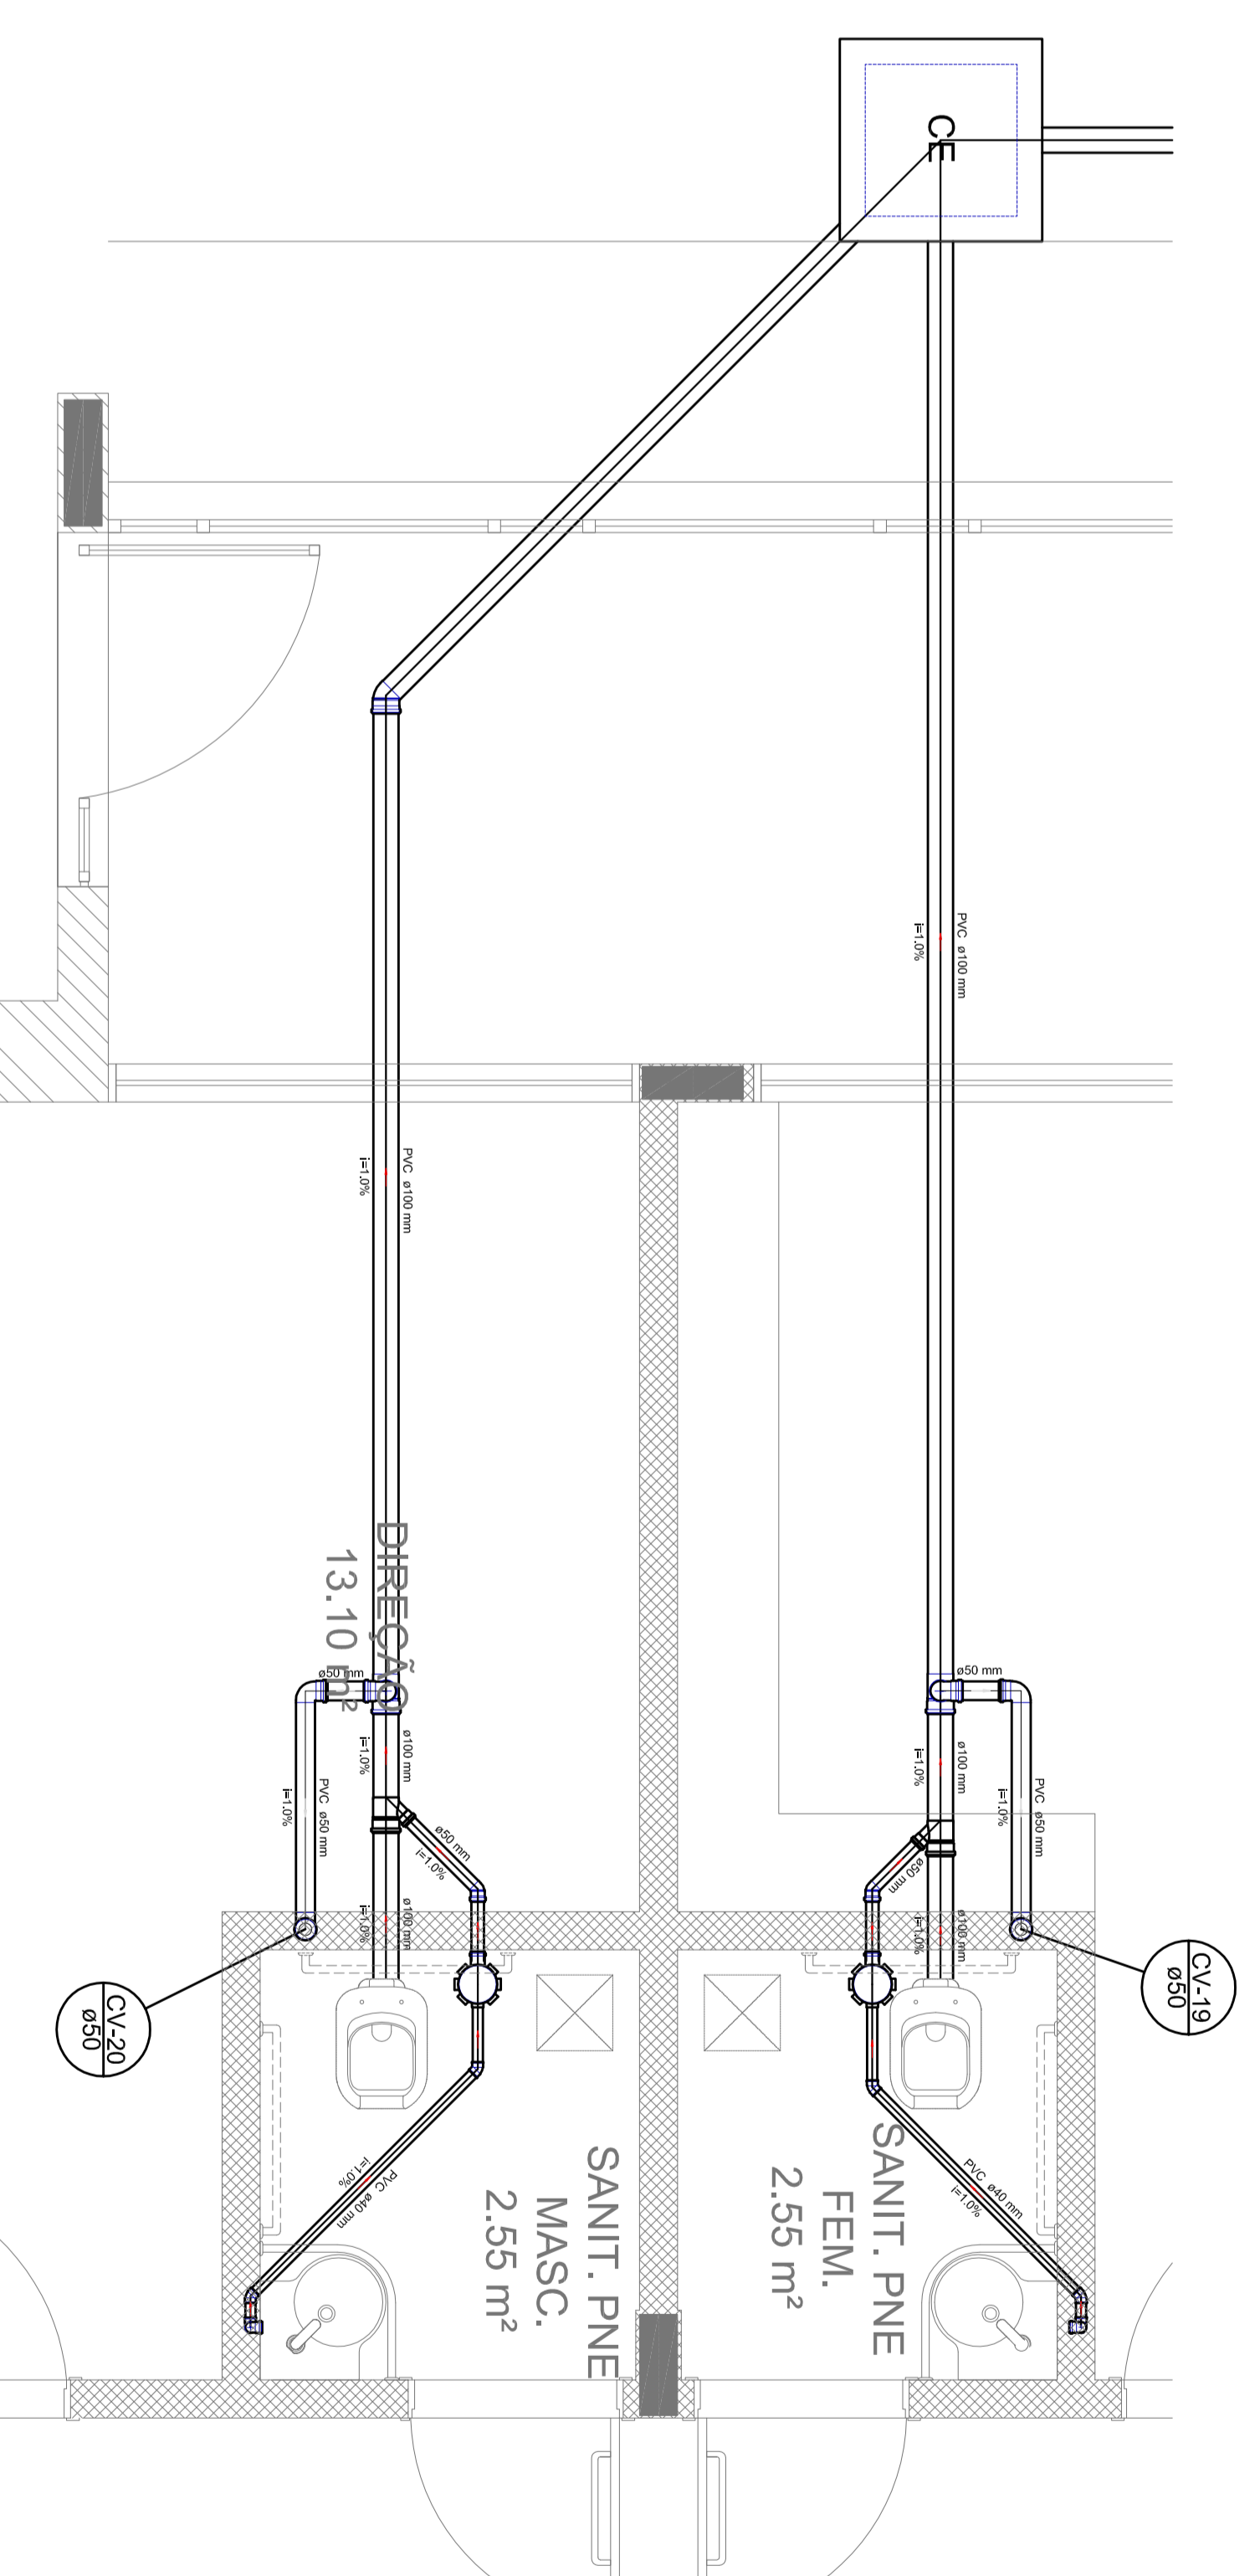


Detalhe S12
escala 1:25

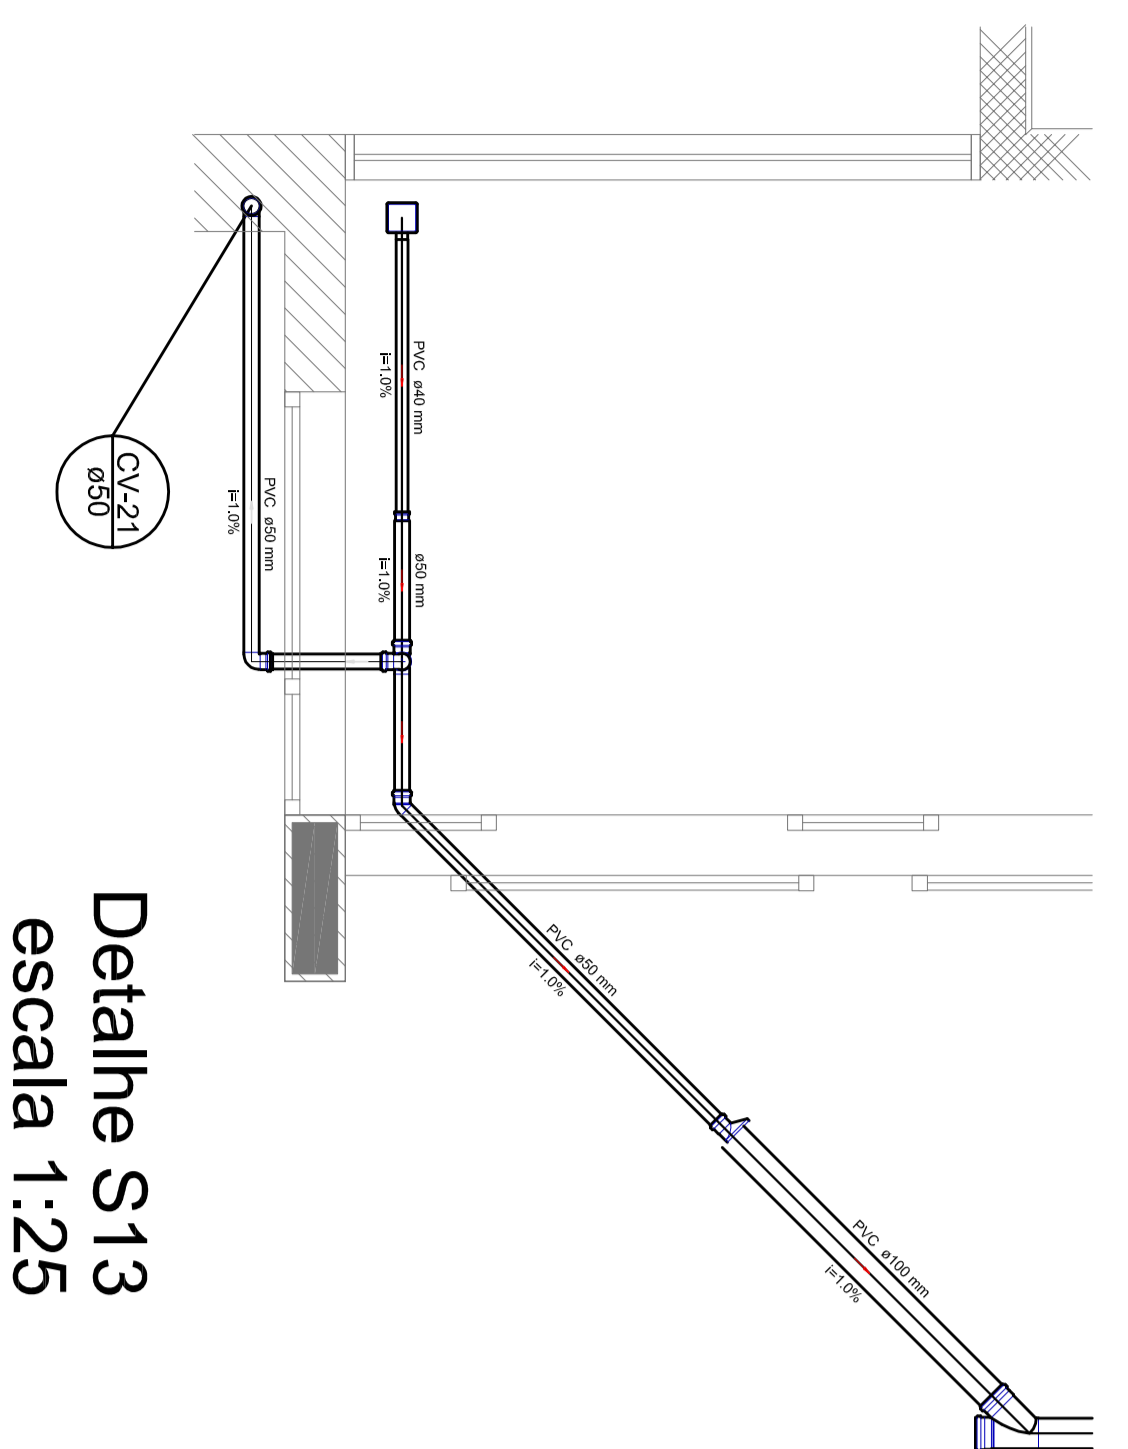

Detalhe S13
escala 1:25

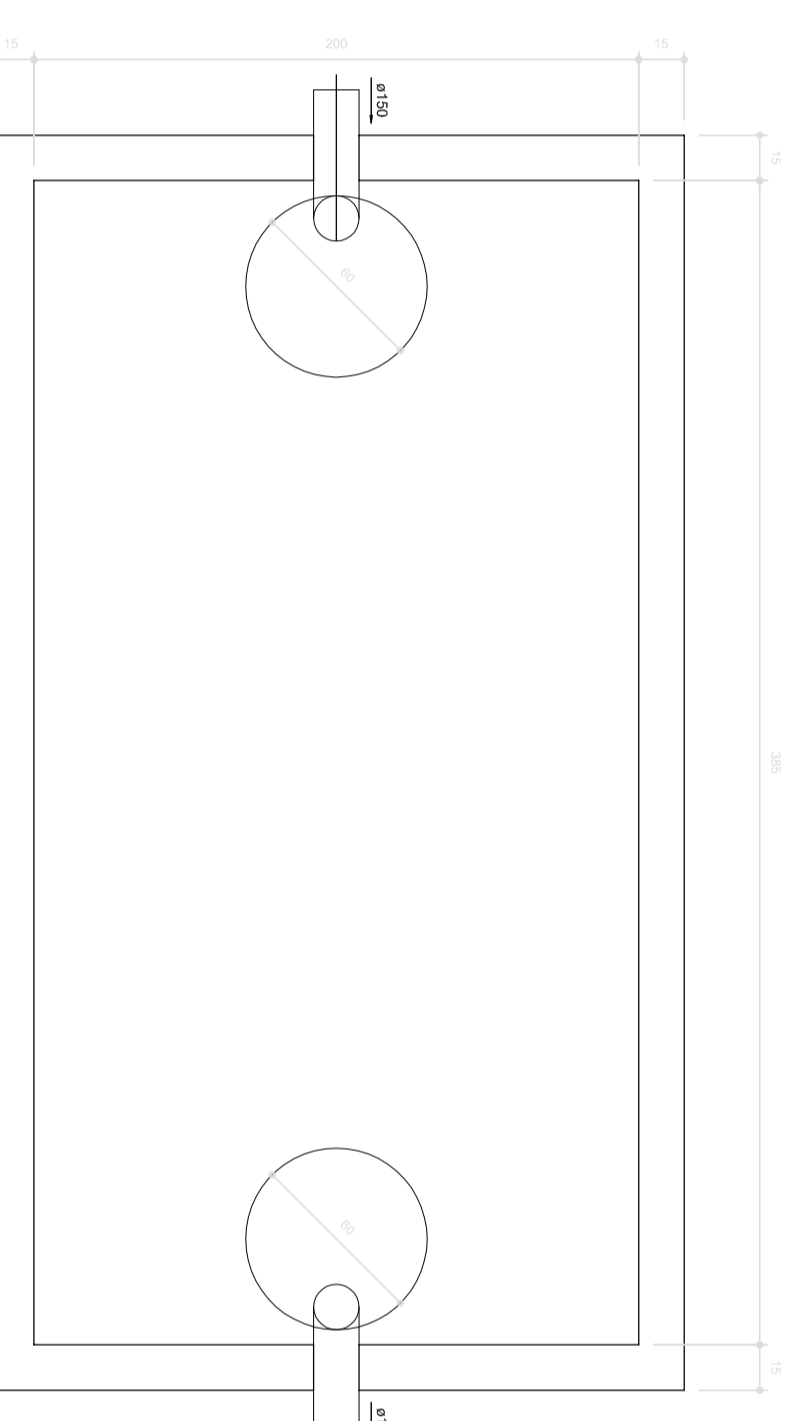

TANQUE SÉPTICO
PLANTA BAIXA - ESC. 1:25

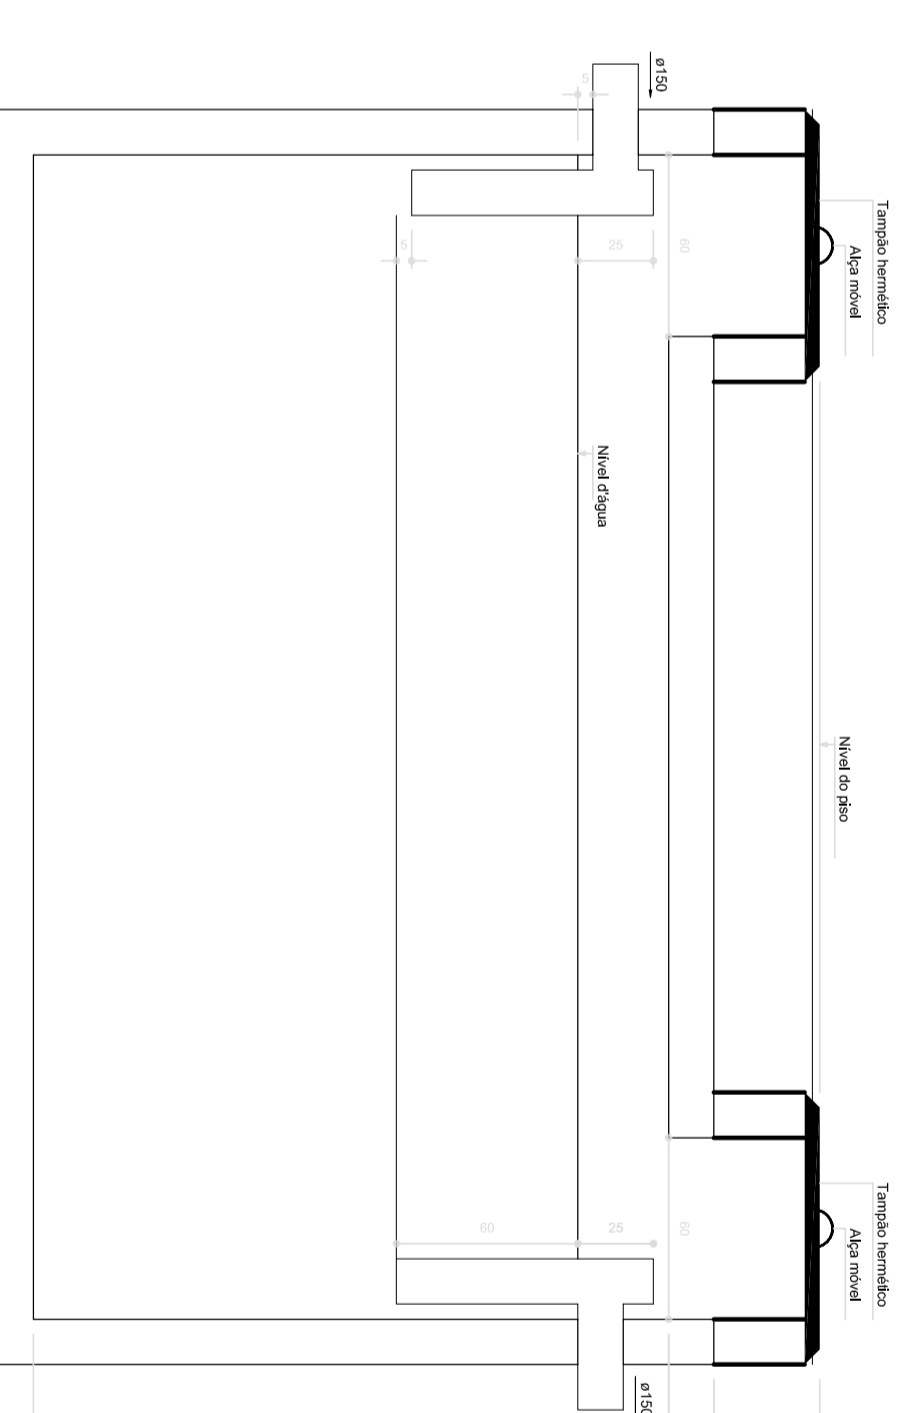

TANQUE SÉPTICO
CORTE - ESC. 1:25

LEGENDA	
	ÁGUA FRIA (CABELO VERDE)
	ÁGUA QUENTE (CABELO VERDE)
	ESGOTO (CABELO VERDE)
	ÁGUA DE CHUVA (CABELO VERDE)
	ÁGUA FRIA (CABELO VERDE)
	ÁGUA QUENTE (CABELO VERDE)
	ESGOTO (CABELO VERDE)
	ÁGUA DE CHUVA (CABELO VERDE)
	ÁGUA FRIA (CABELO VERDE)
	ÁGUA QUENTE (CABELO VERDE)
	ESGOTO (CABELO VERDE)
	ÁGUA DE CHUVA (CABELO VERDE)
	ÁGUA FRIA (CABELO VERDE)
	ÁGUA QUENTE (CABELO VERDE)
	ESGOTO (CABELO VERDE)
	ÁGUA DE CHUVA (CABELO VERDE)

- NOTAS:
- OS PROJETOS DEVEM SER ADAPTADOS TÉCNICAMENTE CONFORME AS NECESSIDADES MUNICIPAIS.
 - PARA A COLETA DOS DEJETOS OBSERVAR POSTURAS MUNICIPAIS.
 - CASO SEJA NECESSÁRIO A ELABORAÇÃO DE PROJETO DE FOSSA E SUMIDOURO, ESTE FICARÁ A CARGO DO ENTE FEDERADO.
 - EXECUTAR ESTE PROJETO JUNTAMENTE COM O PROJETO ESTRUTURAL.
 - ANTES DA CONCRETAGEM PREVER PASSAGEM PARA AS TUBULAÇÕES DENTRO DOS LIMITES ESTABELECIDOS PELA NBR 6118:2014.
- REFERÊNCIAS:
- MEMORIAL DESCRITIVO E ESPECIFICAÇÕES TÉCNICAS;
 - PLANILHA DE QUANTITATIVOS.

01. AUTORIZAÇÃO: Conselho de Incondicionabilidade e deliberação do Conselho de Incondicionabilidade e deliberação do Conselho de Incondicionabilidade.

N.L. DATA: 15/08/2024

CONTROL DE REVISÕES:



PROJETO PADRÃO - FUNDE

PROJETO: PROJETO PADRÃO - FUNDE	PROJETO: PROJETO PADRÃO - FUNDE
PROJETADE: FUNDE	PROJETADE: FUNDE
REVISÃO: 01	REVISÃO: 01
AUTOR DO PROJETO: FUNDE	AUTOR DO PROJETO: FUNDE
DATA: 15/08/2024	DATA: 15/08/2024

PROGRAMA: PROGRAMA PROINFÂNCIA - PROJETO TIPO 1	PROGRAMA: PROGRAMA PROINFÂNCIA - PROJETO TIPO 1
PROJETO: PROJETO DE INSTALAÇÕES	PROJETO: PROJETO DE INSTALAÇÕES
CONTEÚDO: PLANTA DE ESGOTO SANITÁRIO	CONTEÚDO: PLANTA DE ESGOTO SANITÁRIO
DETALHES CONSTRUTIVOS	DETALHES CONSTRUTIVOS
DETALHES S9 AO S13 E TANQUE SÉPTICO	DETALHES S9 AO S13 E TANQUE SÉPTICO
REVISÃO: 01	REVISÃO: 01
DATA: 15/08/2024	DATA: 15/08/2024
PROJETADE: FUNDE	PROJETADE: FUNDE
AUTOR DO PROJETO: FUNDE	AUTOR DO PROJETO: FUNDE
DATA: 15/08/2024	DATA: 15/08/2024