





**PLANTA BAIXA**  
ESCALA : 1/50

**DETALHE DA CAIXA DE INSPEÇÃO**  
ESCALA : 5/8

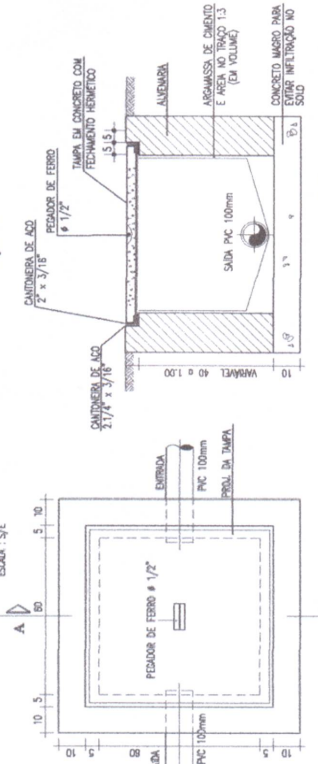


**PLANTA**

**CORTE - A.A.**

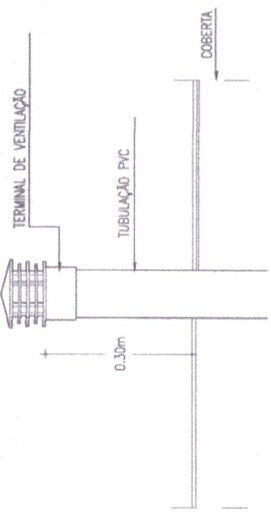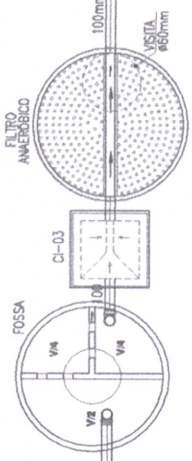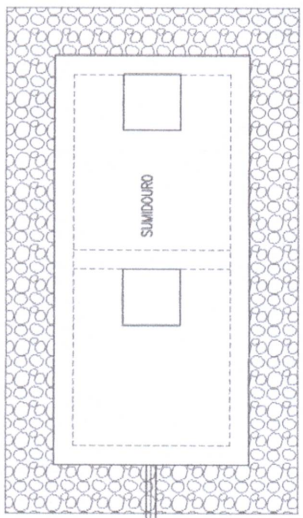

**DET. TERMINAL DE VENTILAÇÃO**  
ESCALA : 5/8

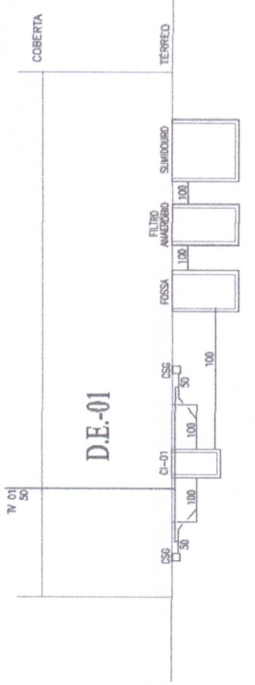

**ESQUEMA VERTICAL DE ESGOTO**  
ESCALA : 5/8

**LEGENDA SANITÁRIA**

TRABALHO DE CORTO DE PVC, FERRÃO, FERRÃO, FERRÃO E FERRÃO

COMISSÃO DE LICITAÇÃO  
RUBRICA  
426

**OBSERVAÇÕES:**

- 1) REVISAR ANTES DE ASSINAR E DE LER, CORTO DE.
- 2) NÃO TRABALHAR COM FERRÃO E CORTO DE PVC.
- 3) TRABALHAR COM FERRÃO E CORTO DE PVC, TRABALHAR COM FERRÃO E CORTO DE PVC, TRABALHAR COM FERRÃO E CORTO DE PVC.
- 4) TRABALHAR COM FERRÃO E CORTO DE PVC, TRABALHAR COM FERRÃO E CORTO DE PVC, TRABALHAR COM FERRÃO E CORTO DE PVC.
- 5) TRABALHAR COM FERRÃO E CORTO DE PVC, TRABALHAR COM FERRÃO E CORTO DE PVC, TRABALHAR COM FERRÃO E CORTO DE PVC.
- 6) TRABALHAR COM FERRÃO E CORTO DE PVC, TRABALHAR COM FERRÃO E CORTO DE PVC, TRABALHAR COM FERRÃO E CORTO DE PVC.

|  |  |
|--|--|
| Título: CONSTRUÇÃO DE UMA ARENINHA COM VESTIÁRIO                                 |  |
| Localidade: PIRENEIA MUNICIPAL DE INDEPENDÊNCIA                                  |  |
| Município: PIRENEIA  |  |
| Estado: SÃO PAULO  |  |
| Distrito: PIRENEIA   |  |
| Projeto: PROJETO SANITÁRIO - PLANTA BAIXA, REDE DE VENTILAÇÃO E ESCHEMA VERTICAL |  |
| Autor: ENG. CIVIL - REG. Nº 123456   |  |
| Assessor: ENG. CIVIL - REG. Nº 123456  |  |
| Data: 05/08/2020   |  |
| Escala: 1/50   |  |
| Projeto: PROJETO SANITÁRIO - PLANTA BAIXA, REDE DE VENTILAÇÃO E ESCHEMA VERTICAL |  |
| Assessor: ENG. CIVIL - REG. Nº 123456  |  |
| Data: 05/08/2020   |  |
| Escala: 1/50   |  |
| Projeto: PROJETO SANITÁRIO - PLANTA BAIXA, REDE DE VENTILAÇÃO E ESCHEMA VERTICAL |  |
| Assessor: ENG. CIVIL - REG. Nº 123456  |  |
| Data: 05/08/2020   |  |
| Escala: 1/50   |  |





